



外形図側面図

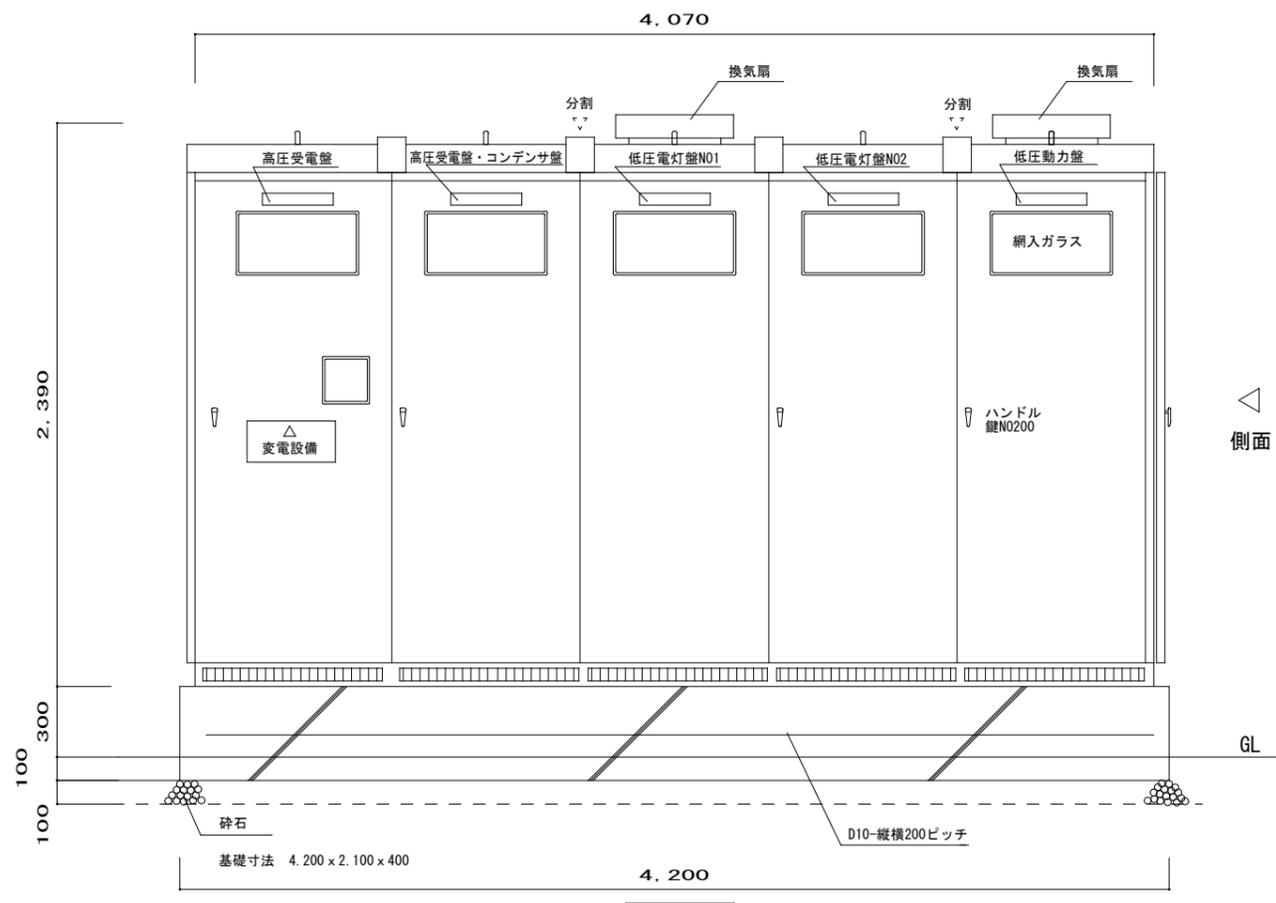

外形図正面

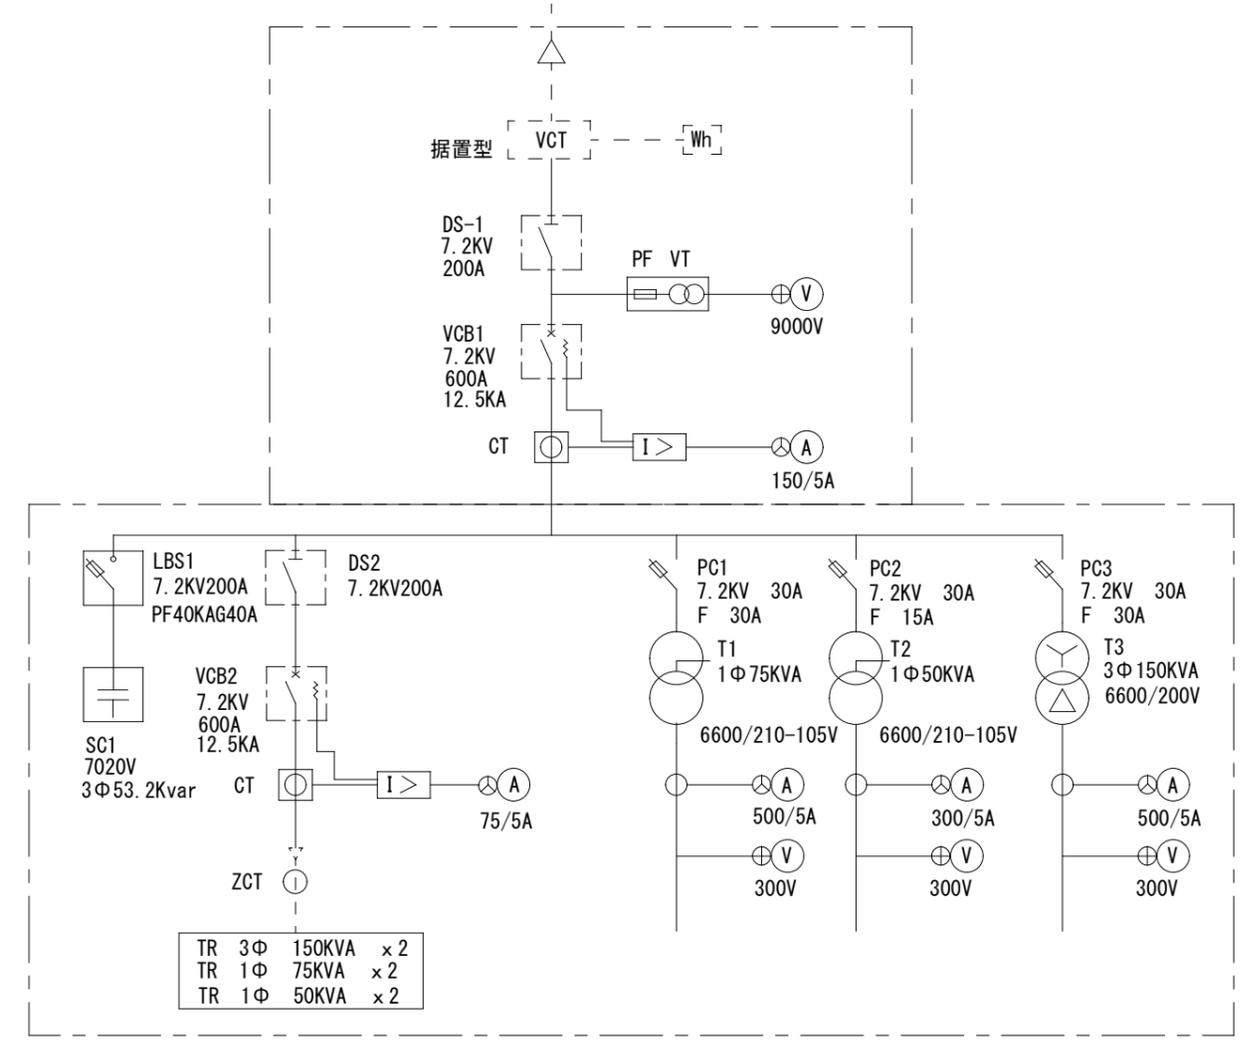

単線結線図

TR1 電灯回路

1A	MCB2P225/125	B棟LED盤 (上)
1B	MCB2P225/125	B棟LED盤 (下)
1C	MCB3P100/75	電灯盤
1D	MCB3P100/60	予備
a	MCB2P50/20	照明コンセント
b	MCB2P50/20	所内警報電源
c	MCB2P50/20	地絡継電器電源
d	MCB2P50/20	地絡継電器電源
e	MCB2P50/20	換気扇電源

TR2 電灯回路

2A	MCB2P225/125	A棟LED盤 (上)
2B	MCB2P225/125	A棟LED盤 (下)
2C	MCB3P100/60	予備

TR3 動力回路

3A	MCB3P225/200	A棟空調機盤
3B	MCB3P225/200	B棟空調機盤
3C	MCB3P225/125	A棟動力P&F盤
3D	MCB3P225/125	B棟動力P&F盤
3E	MCB3P100/60	予備
3F	MCB3P100/60	予備

設計年月日	設計	製図	検図	工事名	図名	縮尺	図面番号
				株式会社オスミックファーム稲敷様 高糖度トマト栽培施設新設工事	高圧受電幹線設備 キュービクル式受電設備		NO. 25-1